




PLANIMETRIA IMPIANTO DI IRRIGAZIONE
TAVOLA GENERALE
TAV. 01
scala 1:500

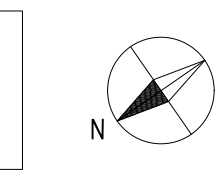


IRRIGATORE DINAMICO 3500 - 5004

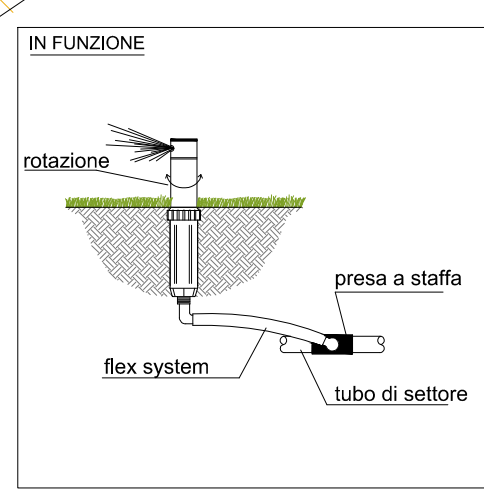


IRRIGATORE STATICO 1804

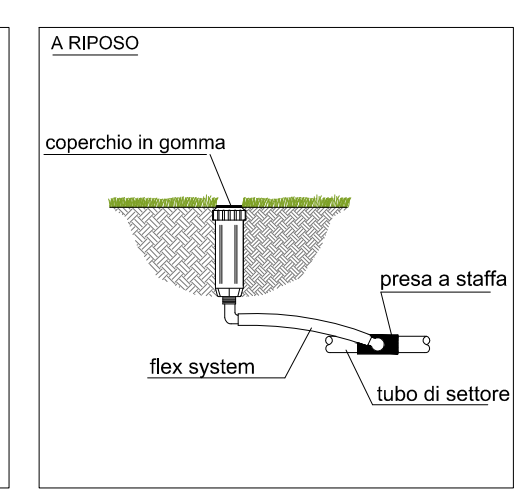


IRRIGATORE STATICO 1804

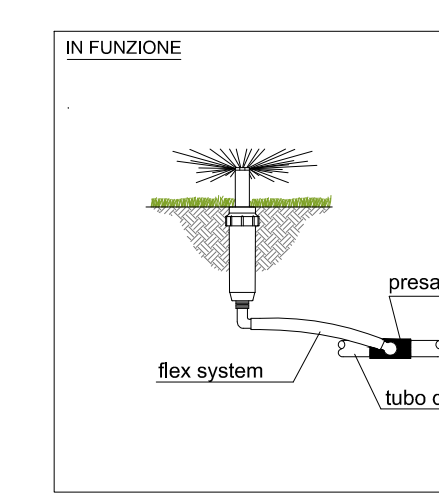


IRRIGATORE STATICO 1804

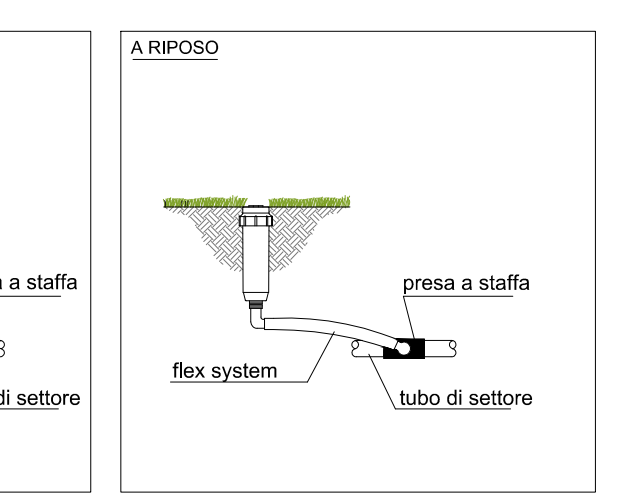


POSA ELETTROVALVOLA PGA

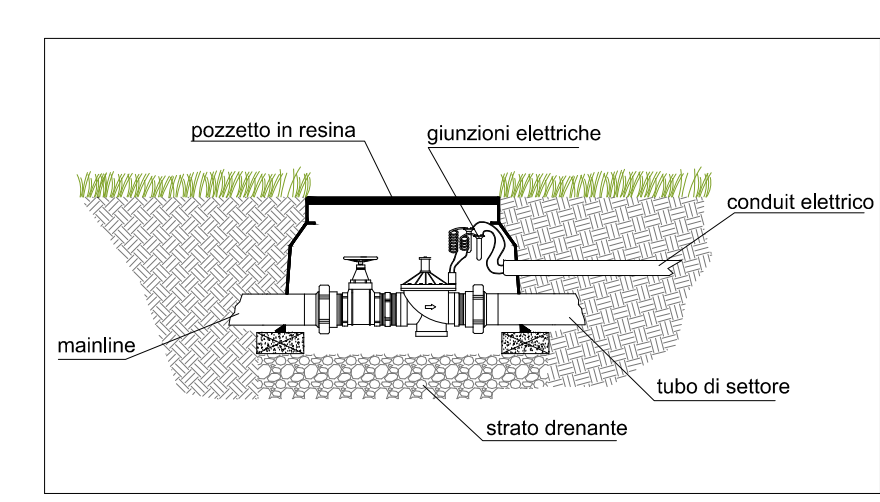

SUBIRRIGAZIONE ALBERI

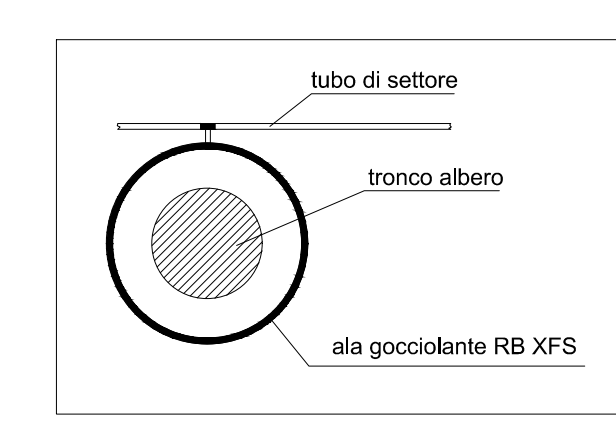

SCHEMA FUNZIONALE ELETTROIDRAULICO

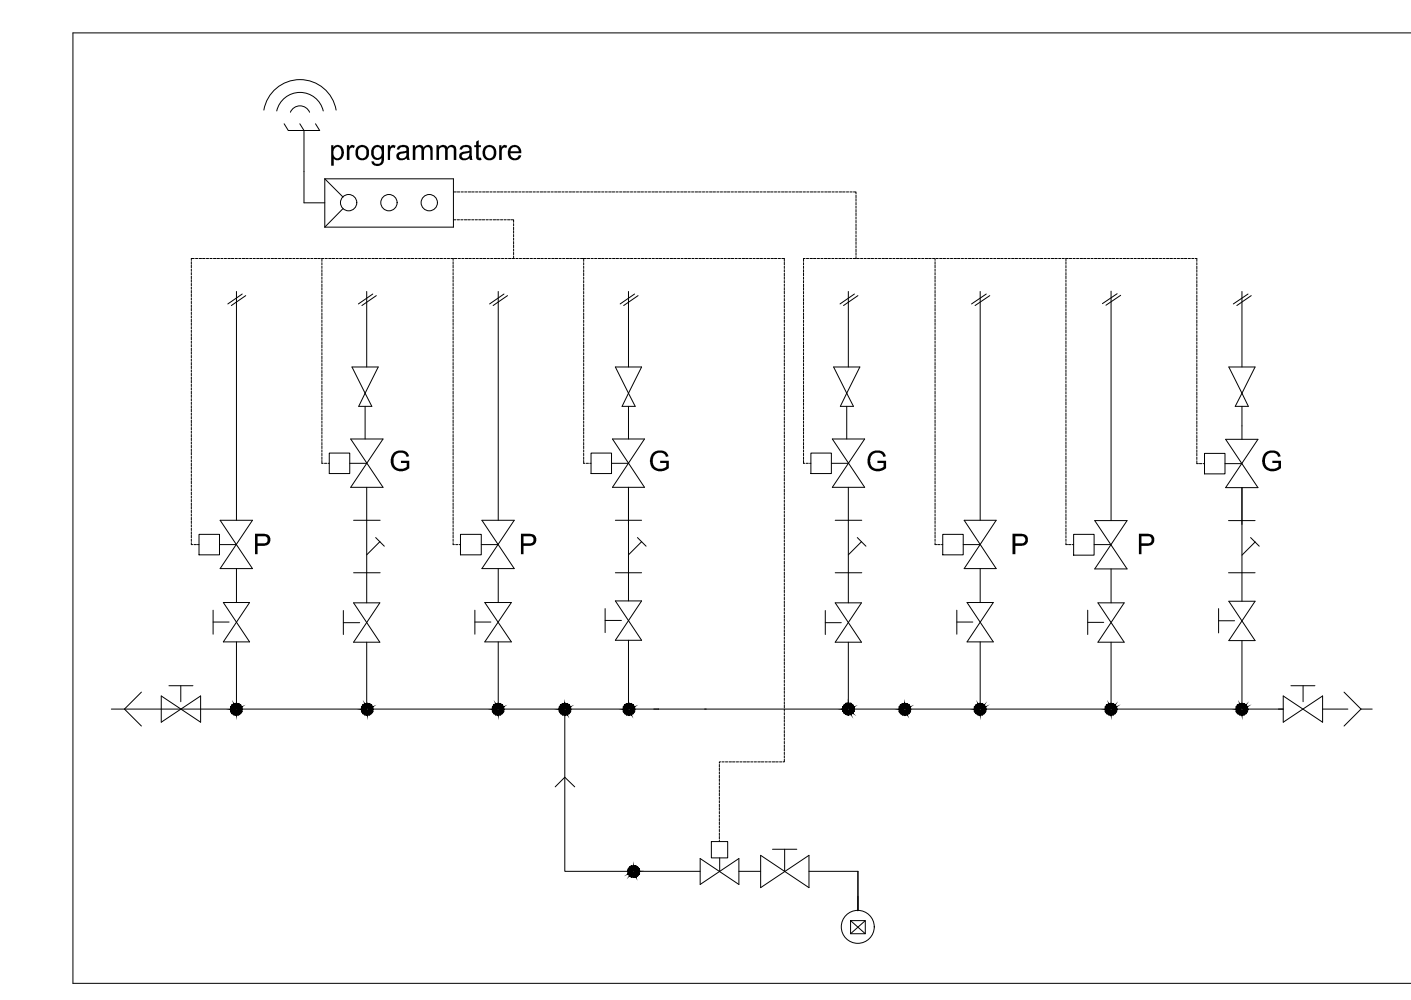

	saracinesca
	elettrovalvola con decoder
	valvola regolazione di pressione
	filtro a rete 120 mesh
	scarico
	blue sys cable per decoder rainbird
	opera di presa idrica
	settori a pioggia
	settori a goccia

LEGENDA	
	irrigatore dinamico RB 5004
	irrigatore dinamico RB 3500
	irrigatore dinamico RB 1804
	ala gocciolante per arbusti AC Ø 16 -30 - 2.2 lt RB XF
	ala gocciolante per alberi AC Ø 16 - 30 - 2.2 lt RB XFS
	mainline PEAD PN16 Ø 90 + conduit Ø 63
	tubi settore a pioggia PEAD PN 12.5
	tubi di settore a goccia PEAD PN12.5
	elettrovalvole a pioggia RB PGA
	elettrovalvole a goccia RB PGA

N.B.: LA POSIZIONE DEL POZZO DI CAPTAZIONE VERRA' DEFINITA IN SEDE ESECUTIVA

	PERIMETRO PL
	SUDDIVISIONE DEI COMPARTI
	SERVITU'
	ELETTRODOTTO
	PISTA CICLABILE IN CESSIONE

DATI IDRAULICI DI PROGETTO

- portata massima d'impianto: 3 lt/sec
- prevalenza al piano di campagna: 40 m.c.a.

DA DEFINIRSI IN FASE SUCCESSIVA

- posizione e tipologia opera di presa idrica
- posizione elettroprogrammatore

COMUNE DI VIGEVANO
PROVINCIA DI PAVIA

VARIANTE AL PIANO DI LOTTIZZAZIONE DELL'AREA PROSSIMA ALLA CASCINA COLOMBAROLA, FRA VIA INDUSTRIA (EX S.S. 494) E IL RACCORDO ALLA VIA EL ALAMEIN

COMMITTENTE/CLIENT:		F.I.M.A. s.r.l. Via D'Avalos, 20-22 27029 Vigevano	
TITOLO/TITLE:		VARIANTE AL P.L. APPROVATO IL 9.06.2011 CON DELIBERA CONSIGLIO COMUNALE n. 34 PROGETTO DEFINITIVO - RICHIESTA PROPOSTA PROGETTUALE COMPARATIVA SCHEMA IRRIGAZIONE AREE DI URBANIZZAZIONE SECONDARIA	
PROGETTISTI/DESIGNERS:	Sandro Rossi, Bruna Vielmi, Lucia Mainardi - architetti con arch. Maria Previde Massara, arch. Paolo Bastico corso Pavia 11 27029 Vigevano T/fax 0381 82282 e mail: info@architetrossrosvielmi.it		
PROJECT MANAGEMENT:	Store s.r.l. - Dott. Arch. Ettore Trenti via Fogazzaro, 31 - 20132 Milano T. 0258310403 Fax 0258433637 e mail: info@storestore.it		
OFFERE VIMBLISTICHE:	M2P s.r.l. - Dott. Ing. Mauro Trinchieri		
FATTIBILITA' GEOLOGICA:	essey studio visconti snc - Dott. Maurizio Visconti		
COMPATIBILITA' AMBIENTALE:	Marco Maggia Architetto		
STUDIO IMPATTO COMMERCIALE:	SOCIETA' DI RICERCA E PIANIFICAZIONE di Anzini Mauro & C. S.n.c.		
STUDIO IMPATTO ACUSTICO:	Dott. Ing. Elisabetta Claus		
IMPIANTO ELETTRICO AREE VERDI:	Dott. Ing. Alessio Sala		

FASE DI PROGETTO/PROJECT PHASE		PRELIMINARE <input type="checkbox"/>		DEFINITIVO <input checked="" type="checkbox"/>		ESECUTIVO <input type="checkbox"/>		TAV. No.	
FIRMA/SIGNATURE		DATE/DATE	SCALE/SCALE	DESIGN NO./DRAWING NO.		REV.		A10_REV	
ESEGUITO/BY		30.01.'18	1:500						
CONTR./CHD. BY									
APPROV.									
REV.		DATE/DATE	DESCRIZIONE/DESCRIPTION				ESEG. BY	CONTR./CHD.	APPROV.
01		13.11.'18	AGGIORNAMENTO INGRESSO/USCITA DA VIA EL ALAMEIN						
02		marzo '19	AGGIORNAMENTO						

A10_REV